


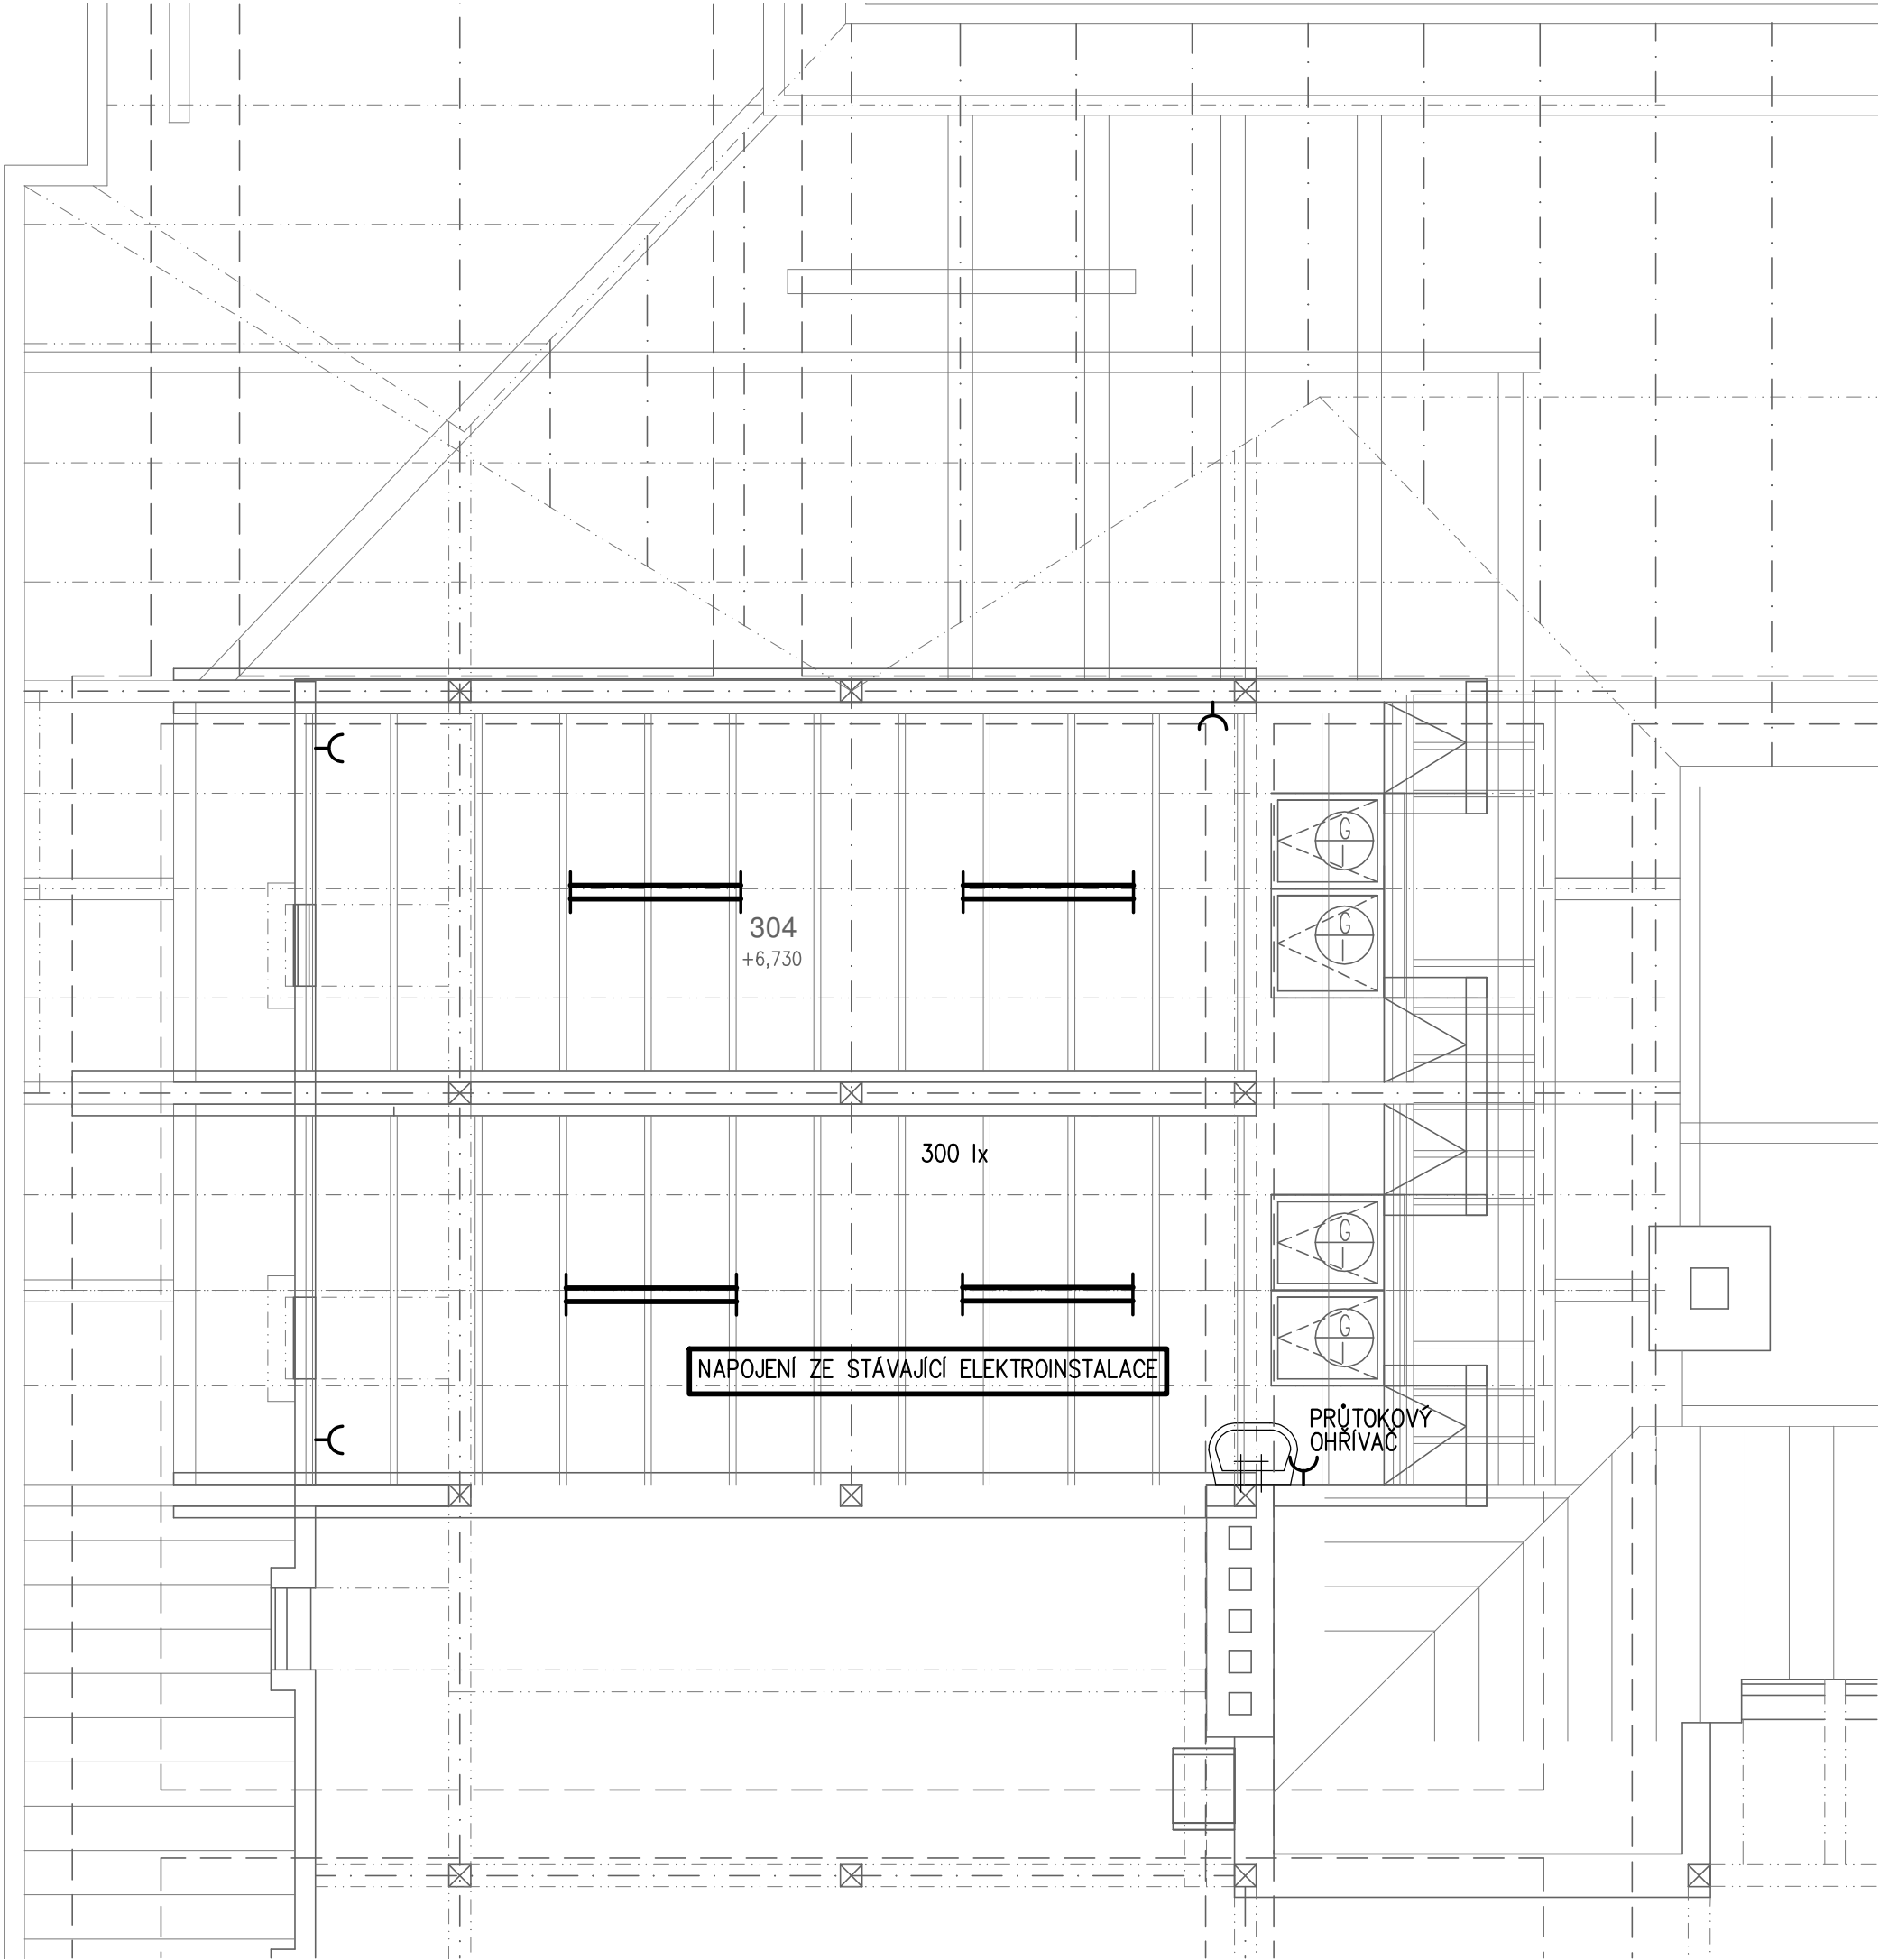

LEGENDA MÍSTNOSTÍ

Č.M.	ÚČEL MÍSTNOSTI	PLOCHA m²	DRUH PODLAHY
301	SCHODIŠTĚ	5,03	KER. DLAŽBA
302	VSTUPNÍ PROSTOR	14,00	PVC
303	DRUŽINA	64,70	PVC
304	UČEBNA	38,68	LINO
305	PŮDA		STÁVAJÍCÍ NÁSYP

ELEKTROINSTALACE

Zodp. projektant JOSEF SOBÍŠEK	Projektant MARTIN VAŇAS DiS.	Vypracoval MARTIN VAŇAS DiS.	ELEKTRO Sobíšek MARTIN VAŇAS DiS. 370 01 Č. Budějovice, Čechova 59 email: el.so@volny.cz, IČO: 74 31 65 75	
Investor Akce	Obecní úřad Svatý Ján nad Malší STAVEBNÍ ÚPRAVY MATEŘSKÉ A ZÁKLADNÍ ŠKOLY na poz. č.p. st.142 Svatý Jan nad Malší, k.ú. Svatý Jan nad Malší			
Příloha	PŮDORYS 3.NP		Měřítko 1:50	Výkres č. E1