
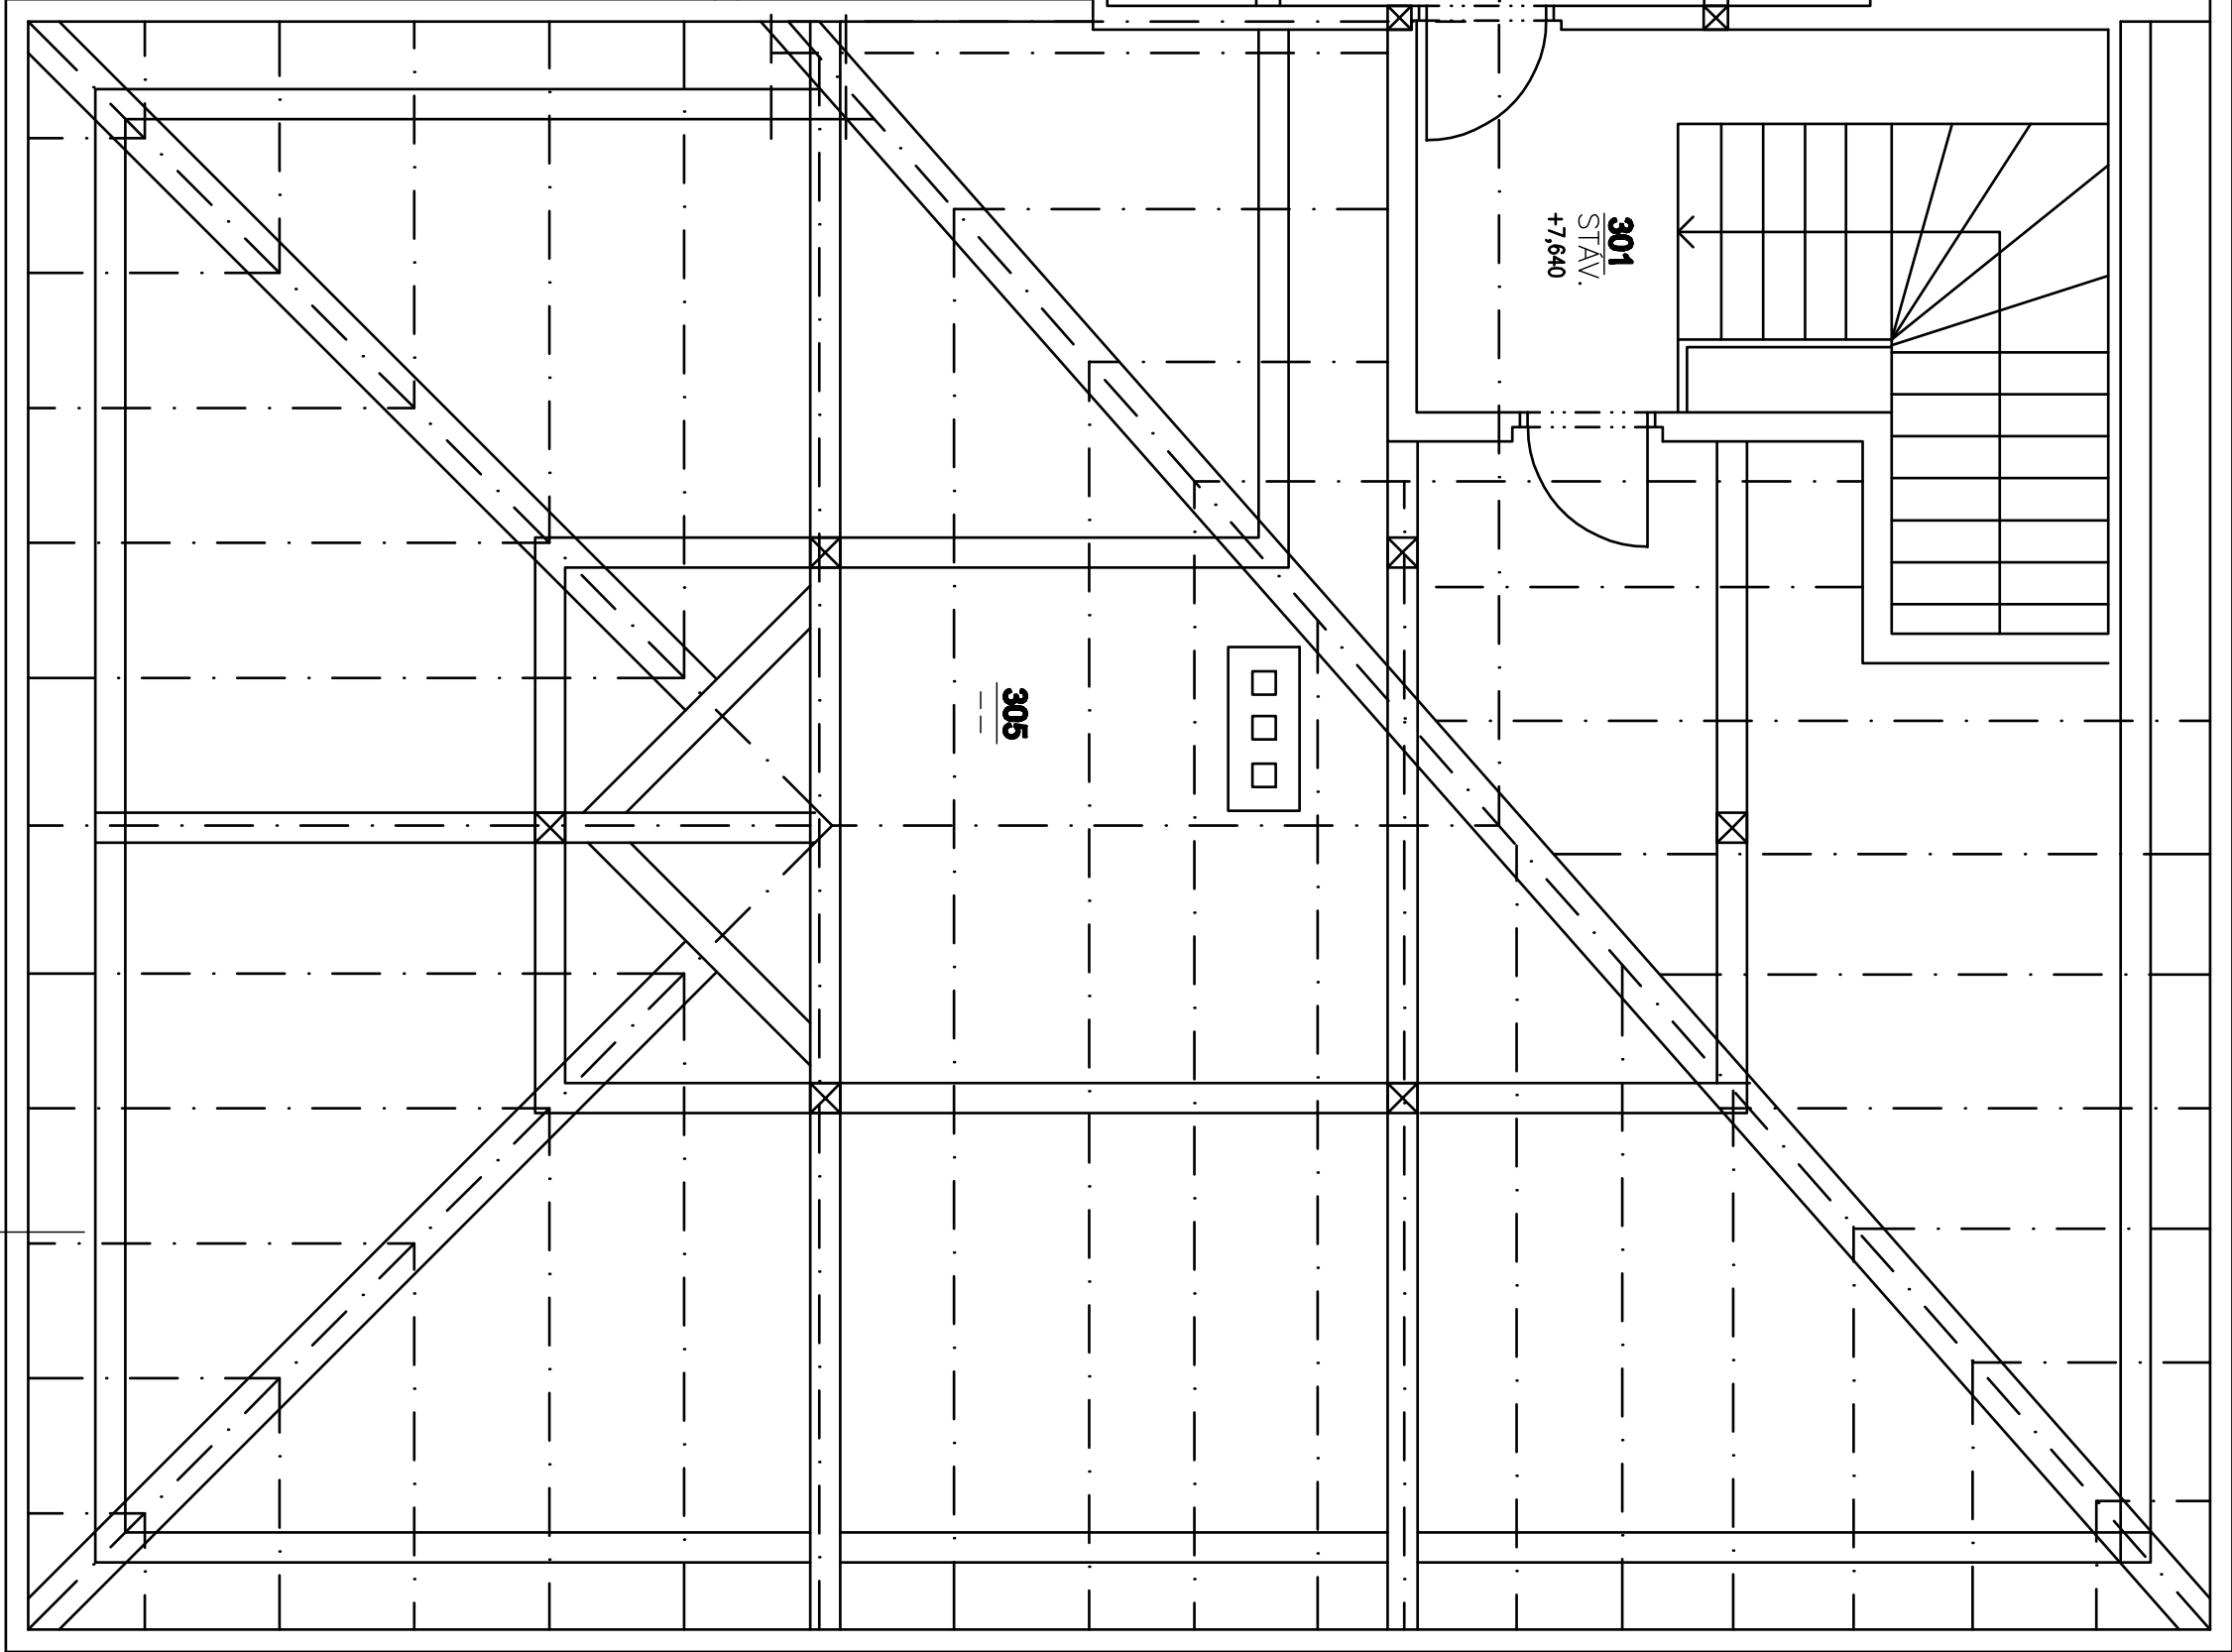


LEGENDA MÍSTNOSTI

Č.Ú.	OBJ. MÍSTNOSTI	PODPAH m ²	DRUH PODLAHY	GRANA POKROCHU
301	SCHODISŤE	5,03	KER. DLAŽBA	
302	VSTUPNÝ PROSTOR	14,00	PVC	
303	DRUŽINA	64,70	PVC	
304	ÚČERNÁ	38,88	LINO	
305	PDA		STANICA NASIP	

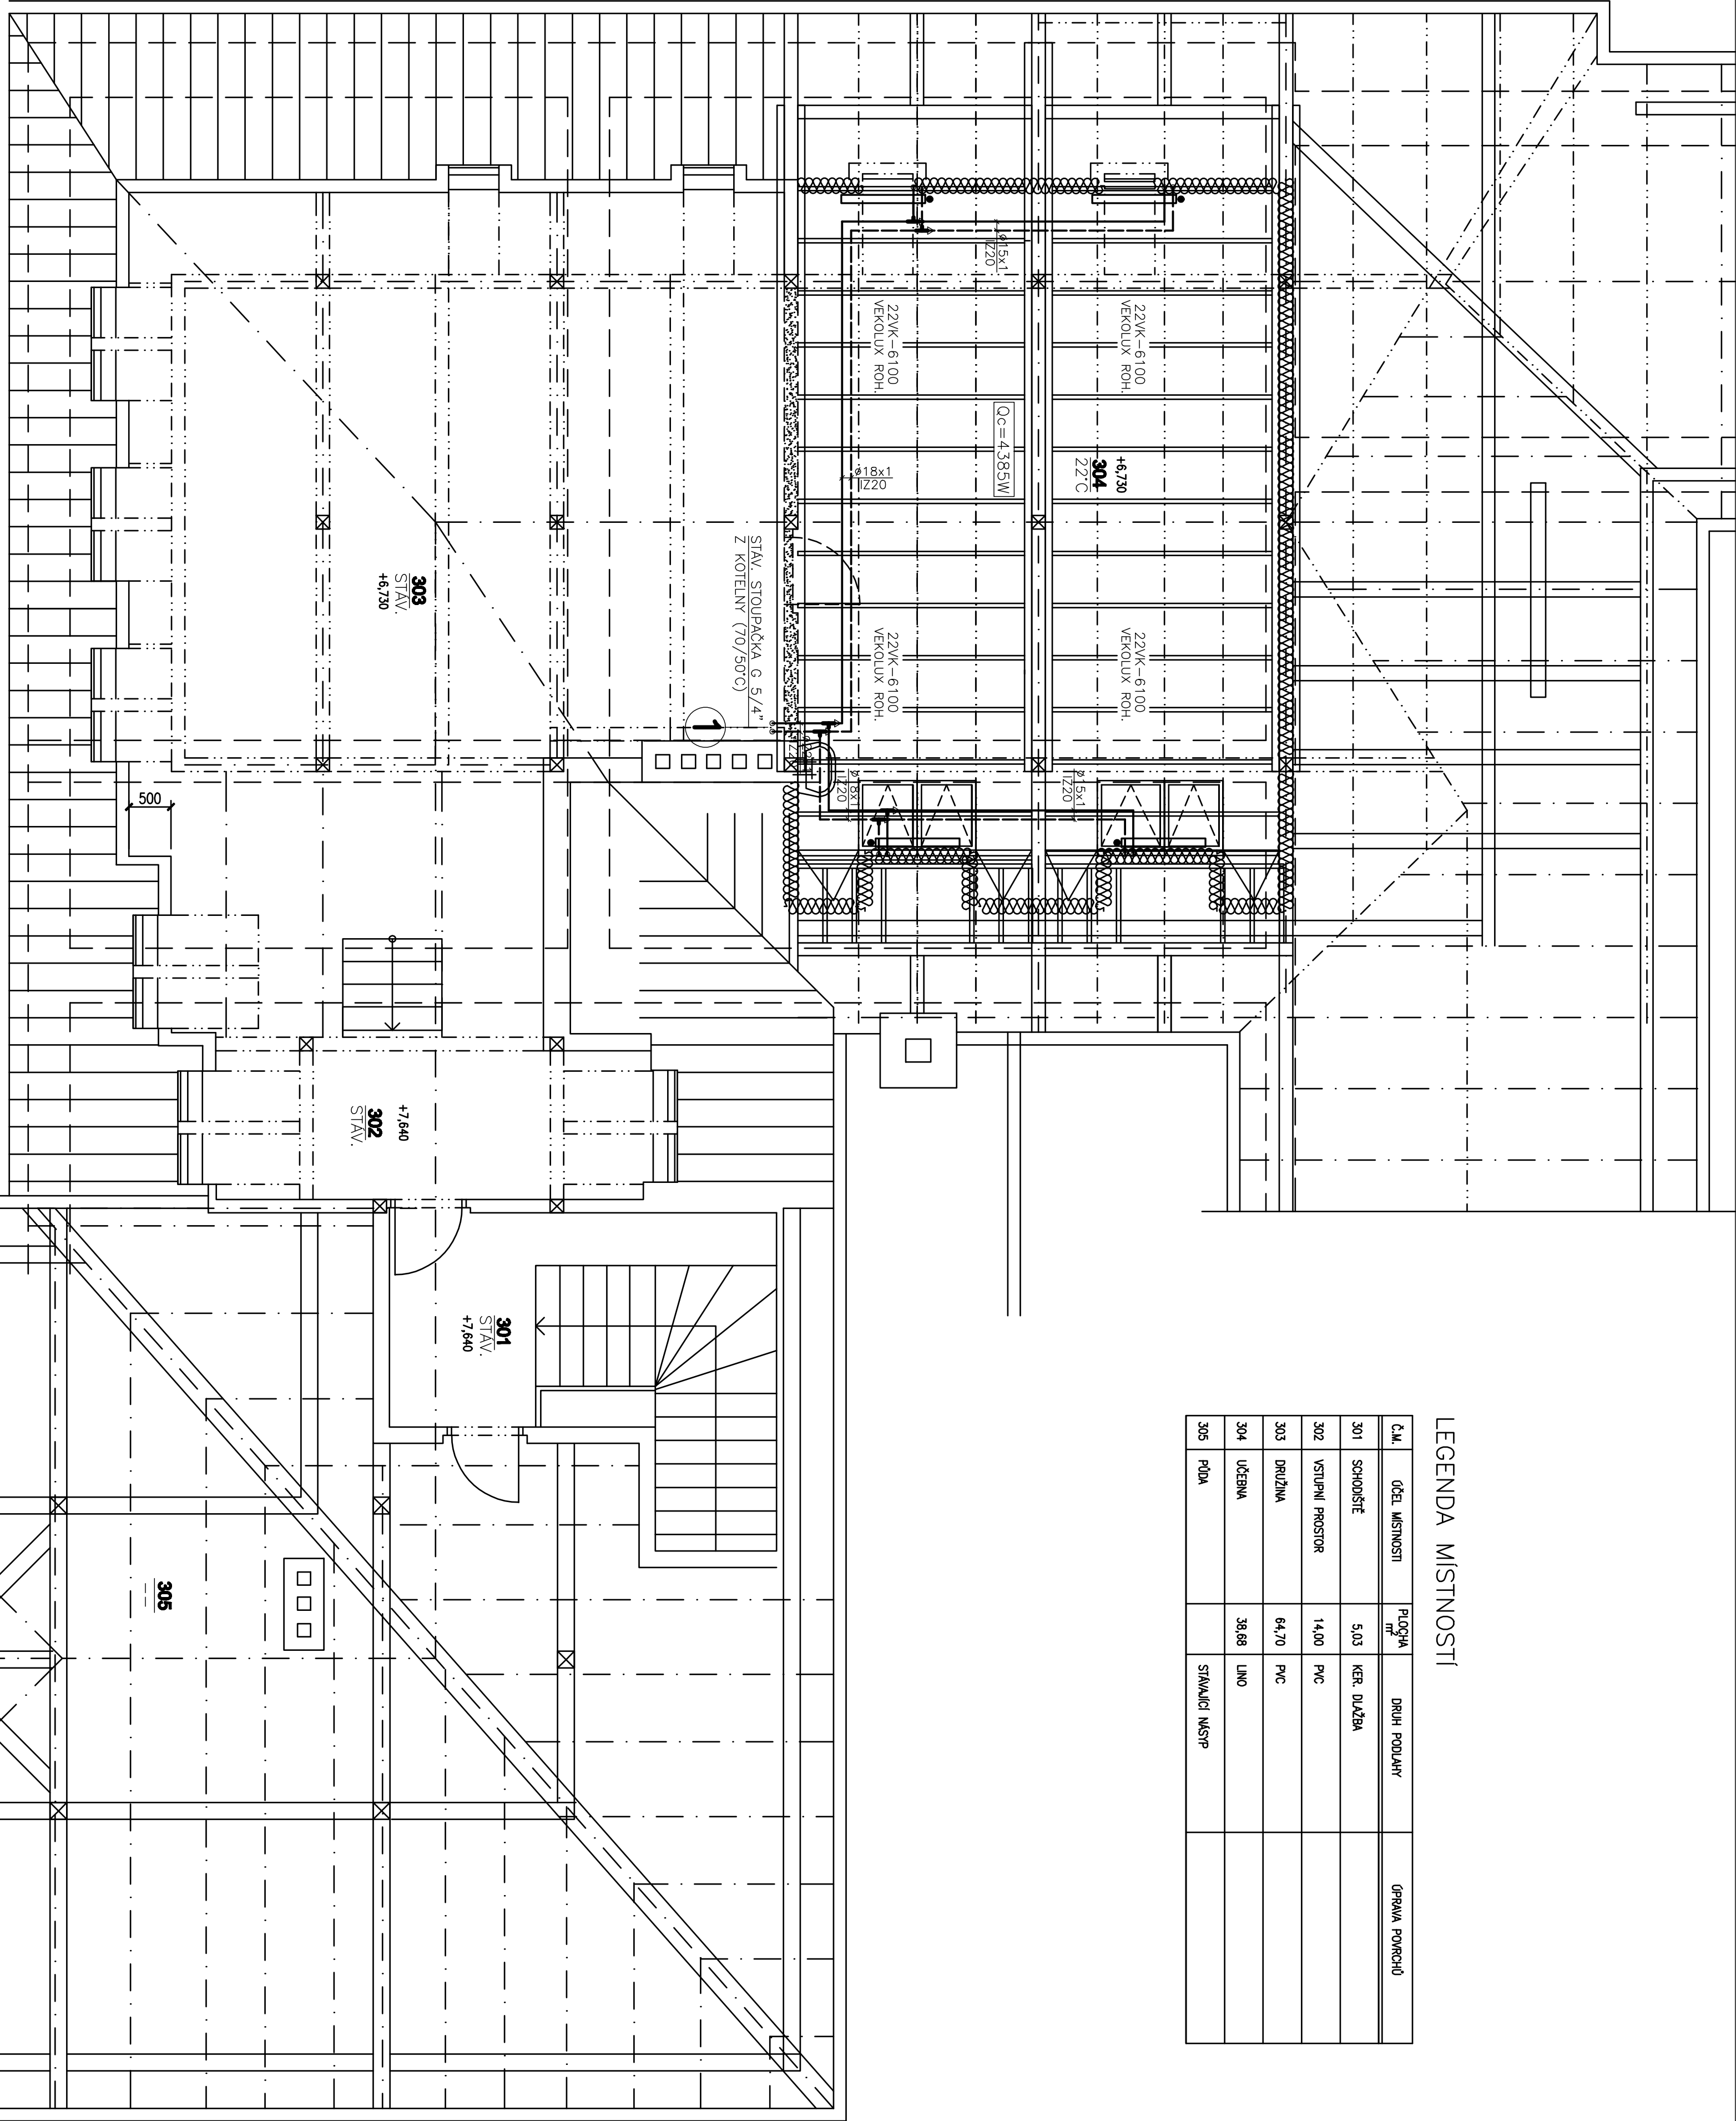

50.000 = 656,40 Bpv

SOLÁRNICOVÝ SYSTÉM JTSK

DETAIL NAPŮJENÍ
OTOPNÝCH TĚLES

LEGENDA :

ZPŮTEČKA "OTOPNÁ TĚLESÁ" 40°C

PŘÍVOD "OTOPNÁ TĚLESÁ" 60°C

DESKOVÁ TĚLESÁ RADK, TYP VENTIL. KOMPAKT

ROHOVÉ PŘÍPOJNÉ SPOJENÍ SPOJENÍ VERTIKÁLNĚ

LEGENDA POZÍC. VIZ. TECHNICKÁ ZPRÁVA D.1.4.1

Výpracoval

ING. JIRÍ SUKOL

Investor

OBECNÍ ÚŘAD SVATÝ JÁN NAD MALŠÍ

Místo díla

SVATÝ JÁN NAD MALŠÍ

Stupeň P.D.

PRO STAVBNÍ POVOLENÍ

Název díla

STAVBNÍ ÚPRAVY MATĚJSKÉ A ZÁKLADNÍ ŠKOLY
NA POZ. č.p. st. 142, k.ú. SVATÝ JÁN NAD MALŠÍ
D.1.4. OŠTŘEDNÍ VYTÁPĚNÍ

Název výkresu

PŮDORYS 3.N.P.

Datum

LEDEN 2019

Č. záznamu

3/2019

Arch. č. zvl.

Měřítko

1:50

Číslo výkresu

D.1.4.2

PROJEKTOVÁ KANCELÁŘ

ING. JIRÍ SUKOL

HUBER 26

RODOLFOV 373 71

TEL. : 603 884 994